



DET. RESERVATÓRIO - CORTE AA
ESCALA 1:25

Escada de acesso a caixa d'água
ver detalhe no projeto estrutural,
prancha 15/15, corte ff

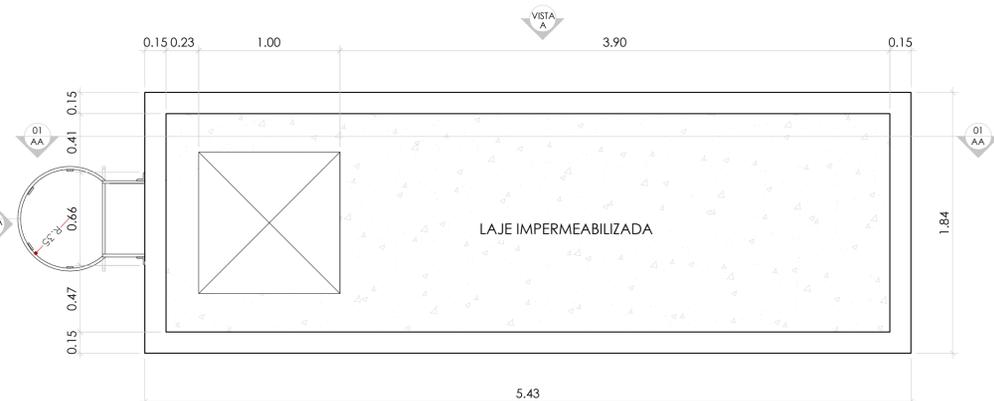


DET. RESERVATÓRIO - COBERTURA
ESCALA 1:25

Escada de acesso a caixa d'água
ver detalhe no projeto estrutural,
prancha 15/15, corte ff

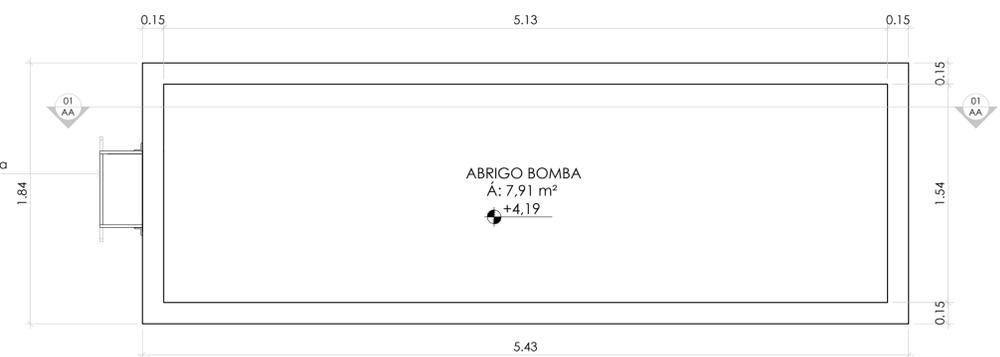


DET. RESERVATÓRIO - PLANTA BAIXA
ESCALA 1:25

Escada de acesso a caixa d'água
ver detalhe no projeto estrutural,
prancha 15/15, corte ff

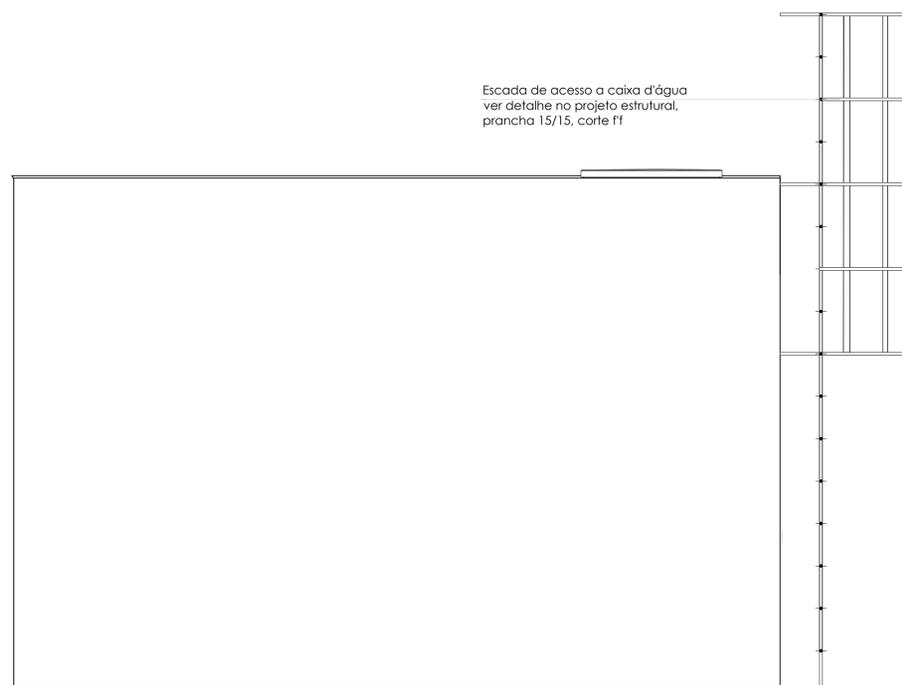

DET. RESERVATÓRIO - VISTA A
ESCALA 1:25

Escada de acesso a caixa d'água
ver detalhe no projeto estrutural,
prancha 15/15, corte ff

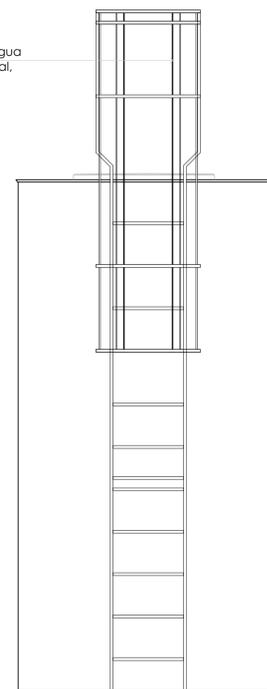

DET. RESERVATÓRIO - VISTA B
ESCALA 1:25

ENDEREÇO: ESTRADA CONTORNO DO BOSQUE, S/Nº - CRUZEIRO NOVO - BRASÍLIA/DF
 PROPRIETÁRIO: HOSPITAL DAS FORÇAS ARMADAS
 AUTOR DO PROJETO: ANDRÉ CAVALI - CREA 14.771D/RO
 RESP. TÉCNICO: ANDRÉ CAVALI - CREA 14.771D/RO

PROPRIETÁRIO: 
 AUTOR DO PROJETO: ANDRÉ CAVALI - CREA 14.771D/RO 
 RESPONSÁVEL TÉCNICO: ANDRÉ CAVALI - CREA 14.771D/RO

LOCALIZAÇÃO

10 07 2023	01	Ajustes conforme solicitação fiscalização
31 05 2023	00	Emissão Inicial
Data da Revisão	Nº	Descrição



Cliente HOSPITAL DAS FORÇAS ARMADAS Av. Contorno do Bosque, S/N - Brasília DF		Empreendimento Centro de Reabilitação	
Etapa PROJETO EXECUTIVO	Título Detalhamento da reserva técnica de incêndio		Desenho INC-04
Disciplina COMBATE A INCÊNDIO			
Escala INDICADA	Revisão 01	Coordenação André Cavali CREA 14771/D-RO	Desenhista Marina Gouveia Responsável Técnico André Cavali CREA 14771/D-RO